

powiat ŻAGAŃSKI, miasto SZPROTAWA  
 ulica: Kraszewskiego część dz.517, 348 oraz pozostałe w oznaczonym zakresie.

### MAPA SYTUACYJNO-WYSOKIOWA do celów projektowych w skali 1:500

Mapę niniejszą wykonał geodeta Dariusz Hodowany (nr upr. 12206)  
 na podstawie mapy zasadniczej miasta Szprotawa, ark - 441.412.213,  
 441.412.213.3.

**UWAGA!** Nie wyklucza się istnienia w terenie innych, nie wykazanych  
 na niniejszej mapie urządzeń podziemnych, które nie zostały zgłoszone  
 do inwentaryzacji powykonawczej.


Przebieg projektowanej sieci uzbrojenia podziemnego uzgodniono  
 w ZUDP Starostwa Żagańskiego w dniu 27.01.2011r.

--- projektowana sieć - ZUD 295/2007, 62/2008.

Dz. zam. 203/2011, KERG 1742-9/2011, Żagań, dnia 02.02.2011

**UWAGA!** Starostwo Powiatowe w Żaganiu informuje, że zaznaczone punkty geodezyjne  
 osnowy III klasy podlegają ochronie. W przypadku zniszczenia muszą zostać wznowione  
 na własną koszt.

**GEODETA**  
**arQMapa**  
**GEODEZYJNA**  
**OBŚLUGA INWESTYCJI**  
 ul. Lubicza 5b/3, Dariusz Hodowany  
 68-100 Żagań  
 NIP 921-100-24-05, Regon 97025594  
 601877347, e-mail: dh@geop.pl

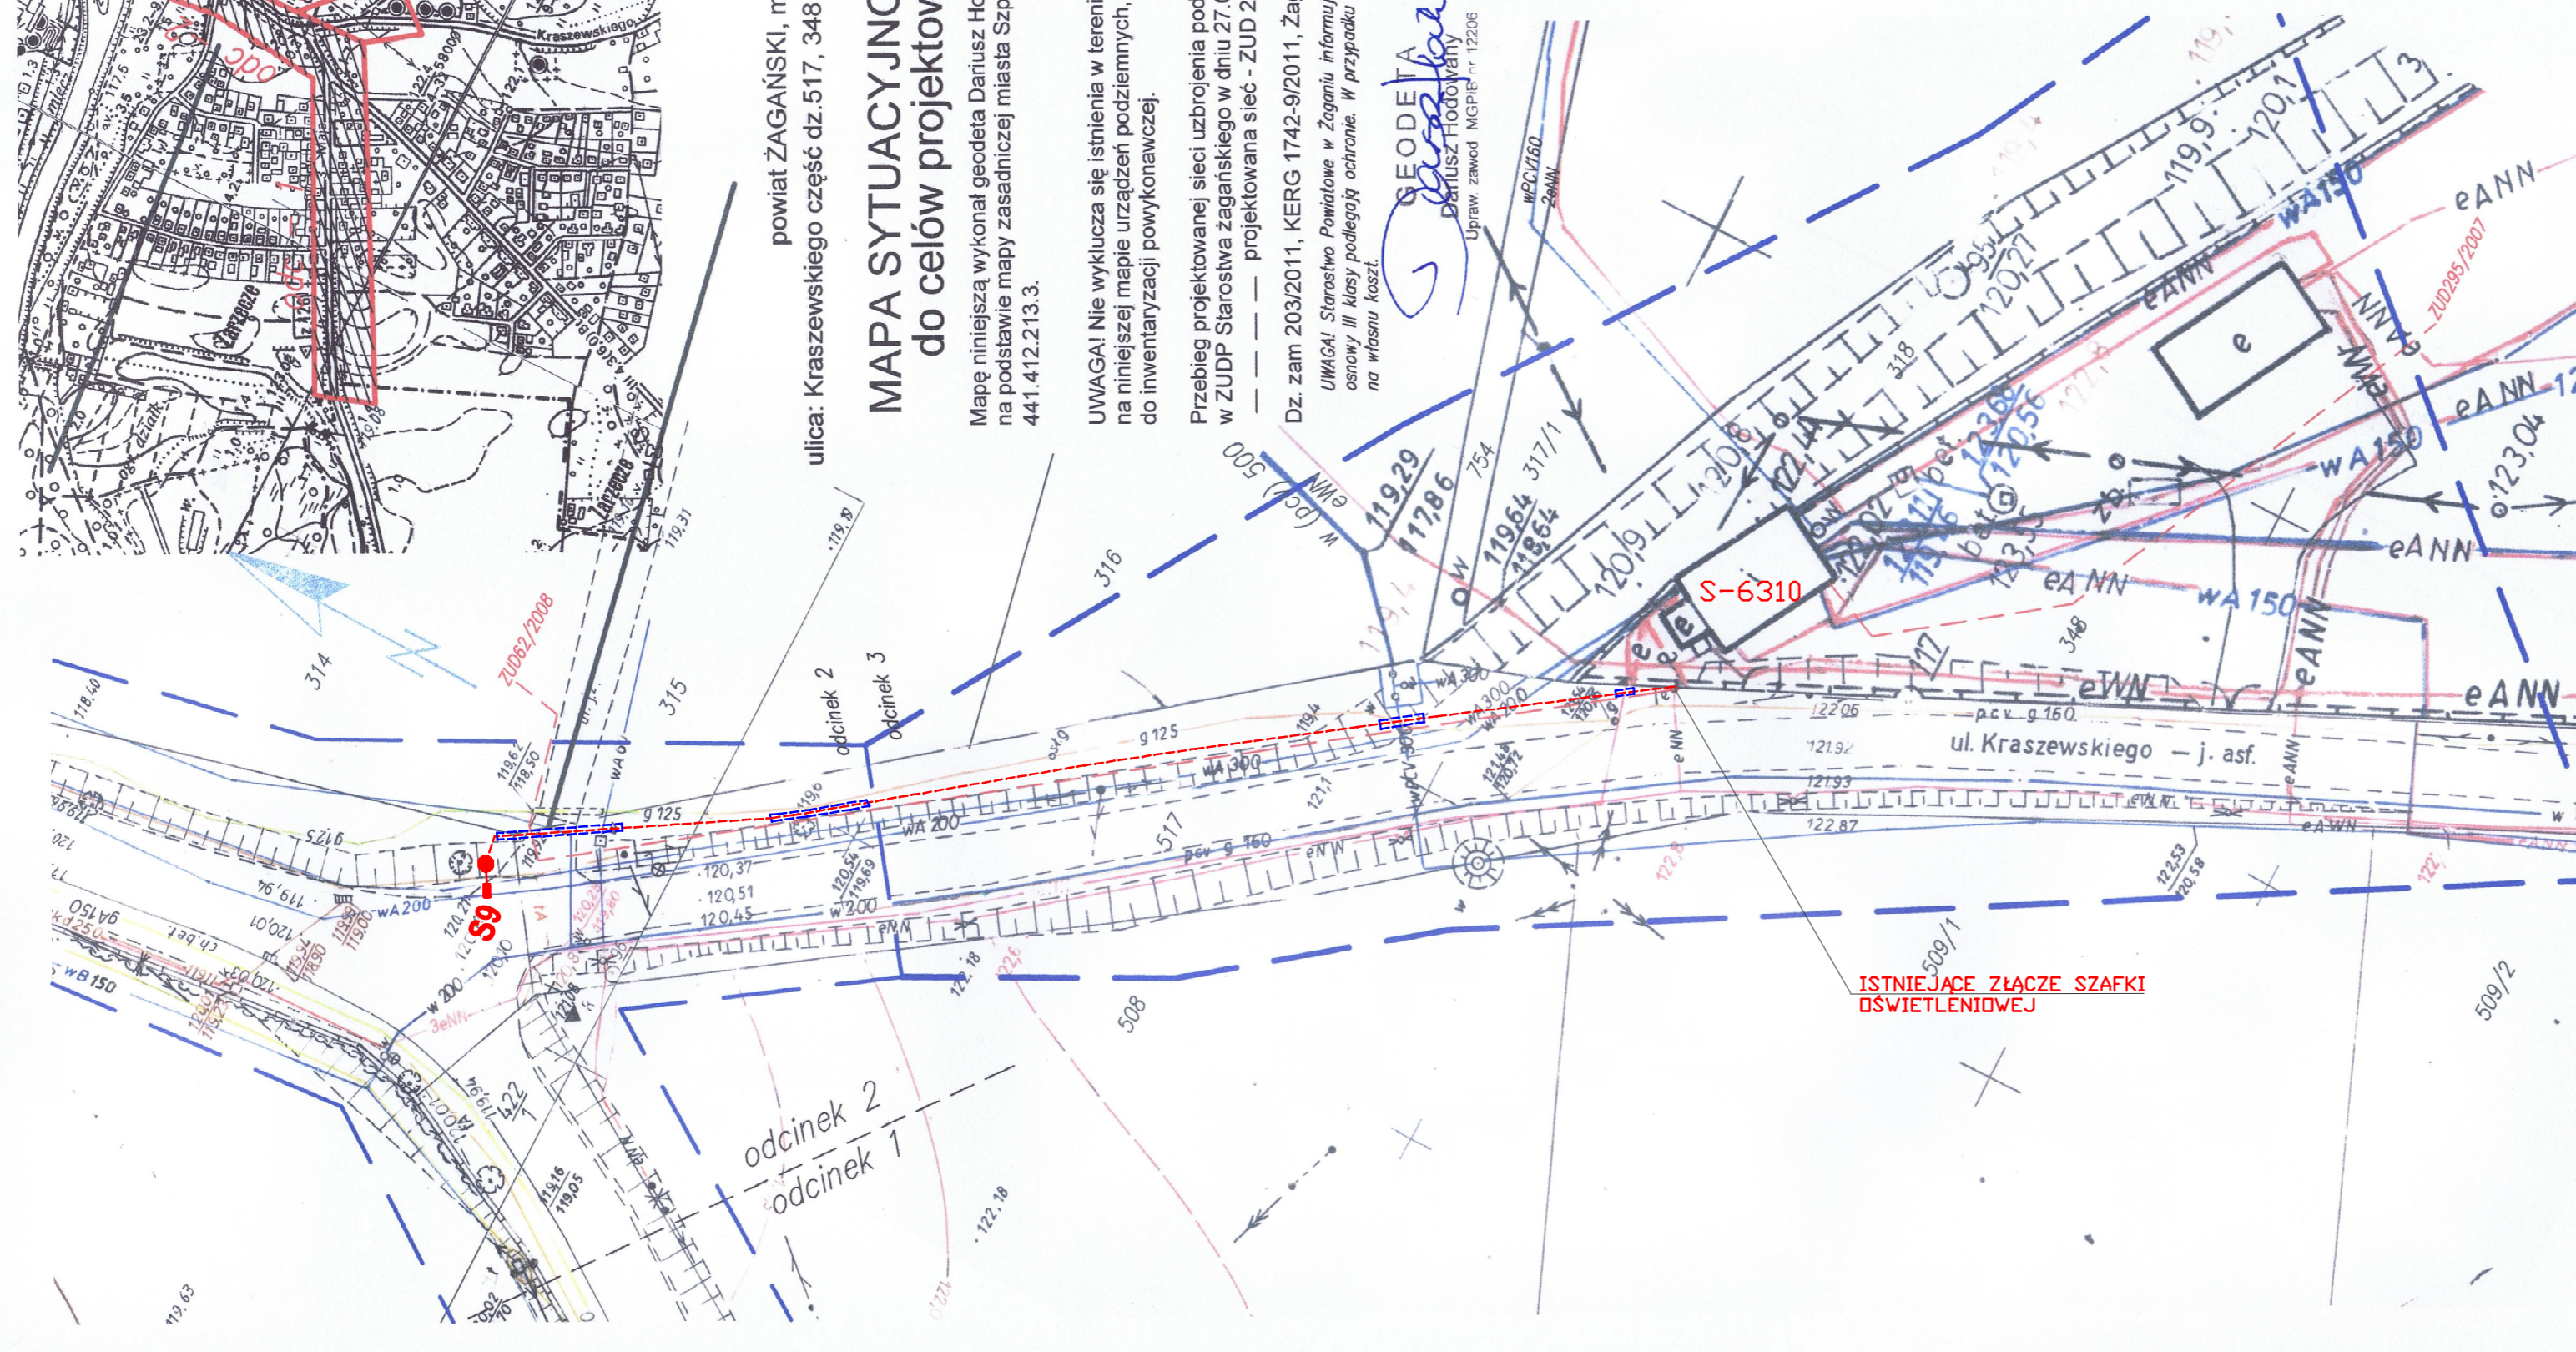

### LEGENDA:

- - - - - Projektowana sieć oświetleniowa YAKY 4x50mm
- - - - - Przepust DVK AROT  $\phi 110$
- S9 - Słup oświetleniowy nr 9
- $\frac{710}{3}$  - Numer działki

<b>PRZYŁĄCZE DO INSTALACJI OŚWIETLENIA ULICZNEGO</b>				
Obiekt: Szprotawa, ul. Ciszowska, 3-go Maja, Kraszewskiego				
Nazwa rysunku: <b>PROJEKT ZAGOSPODAROWANIA TERENU</b>				
	Imię i nazwisko:	Nr uprawnień:	Data i podpis:	Skala: 1:500
Projektował:	mgr inż. Mirosław Prusaczyk	LBS/0054/PWOE/09		Nr rys.: 1
Asystent Projektanta:	mgr inż. Tomasz Zienkiewicz			Data: 01.2011
Investor:	POWIAT ŻAGAŃ ul. DWORCOWA 39; 68-100 ŻAGAŃ			