


część budynku poza zakresem opracowania

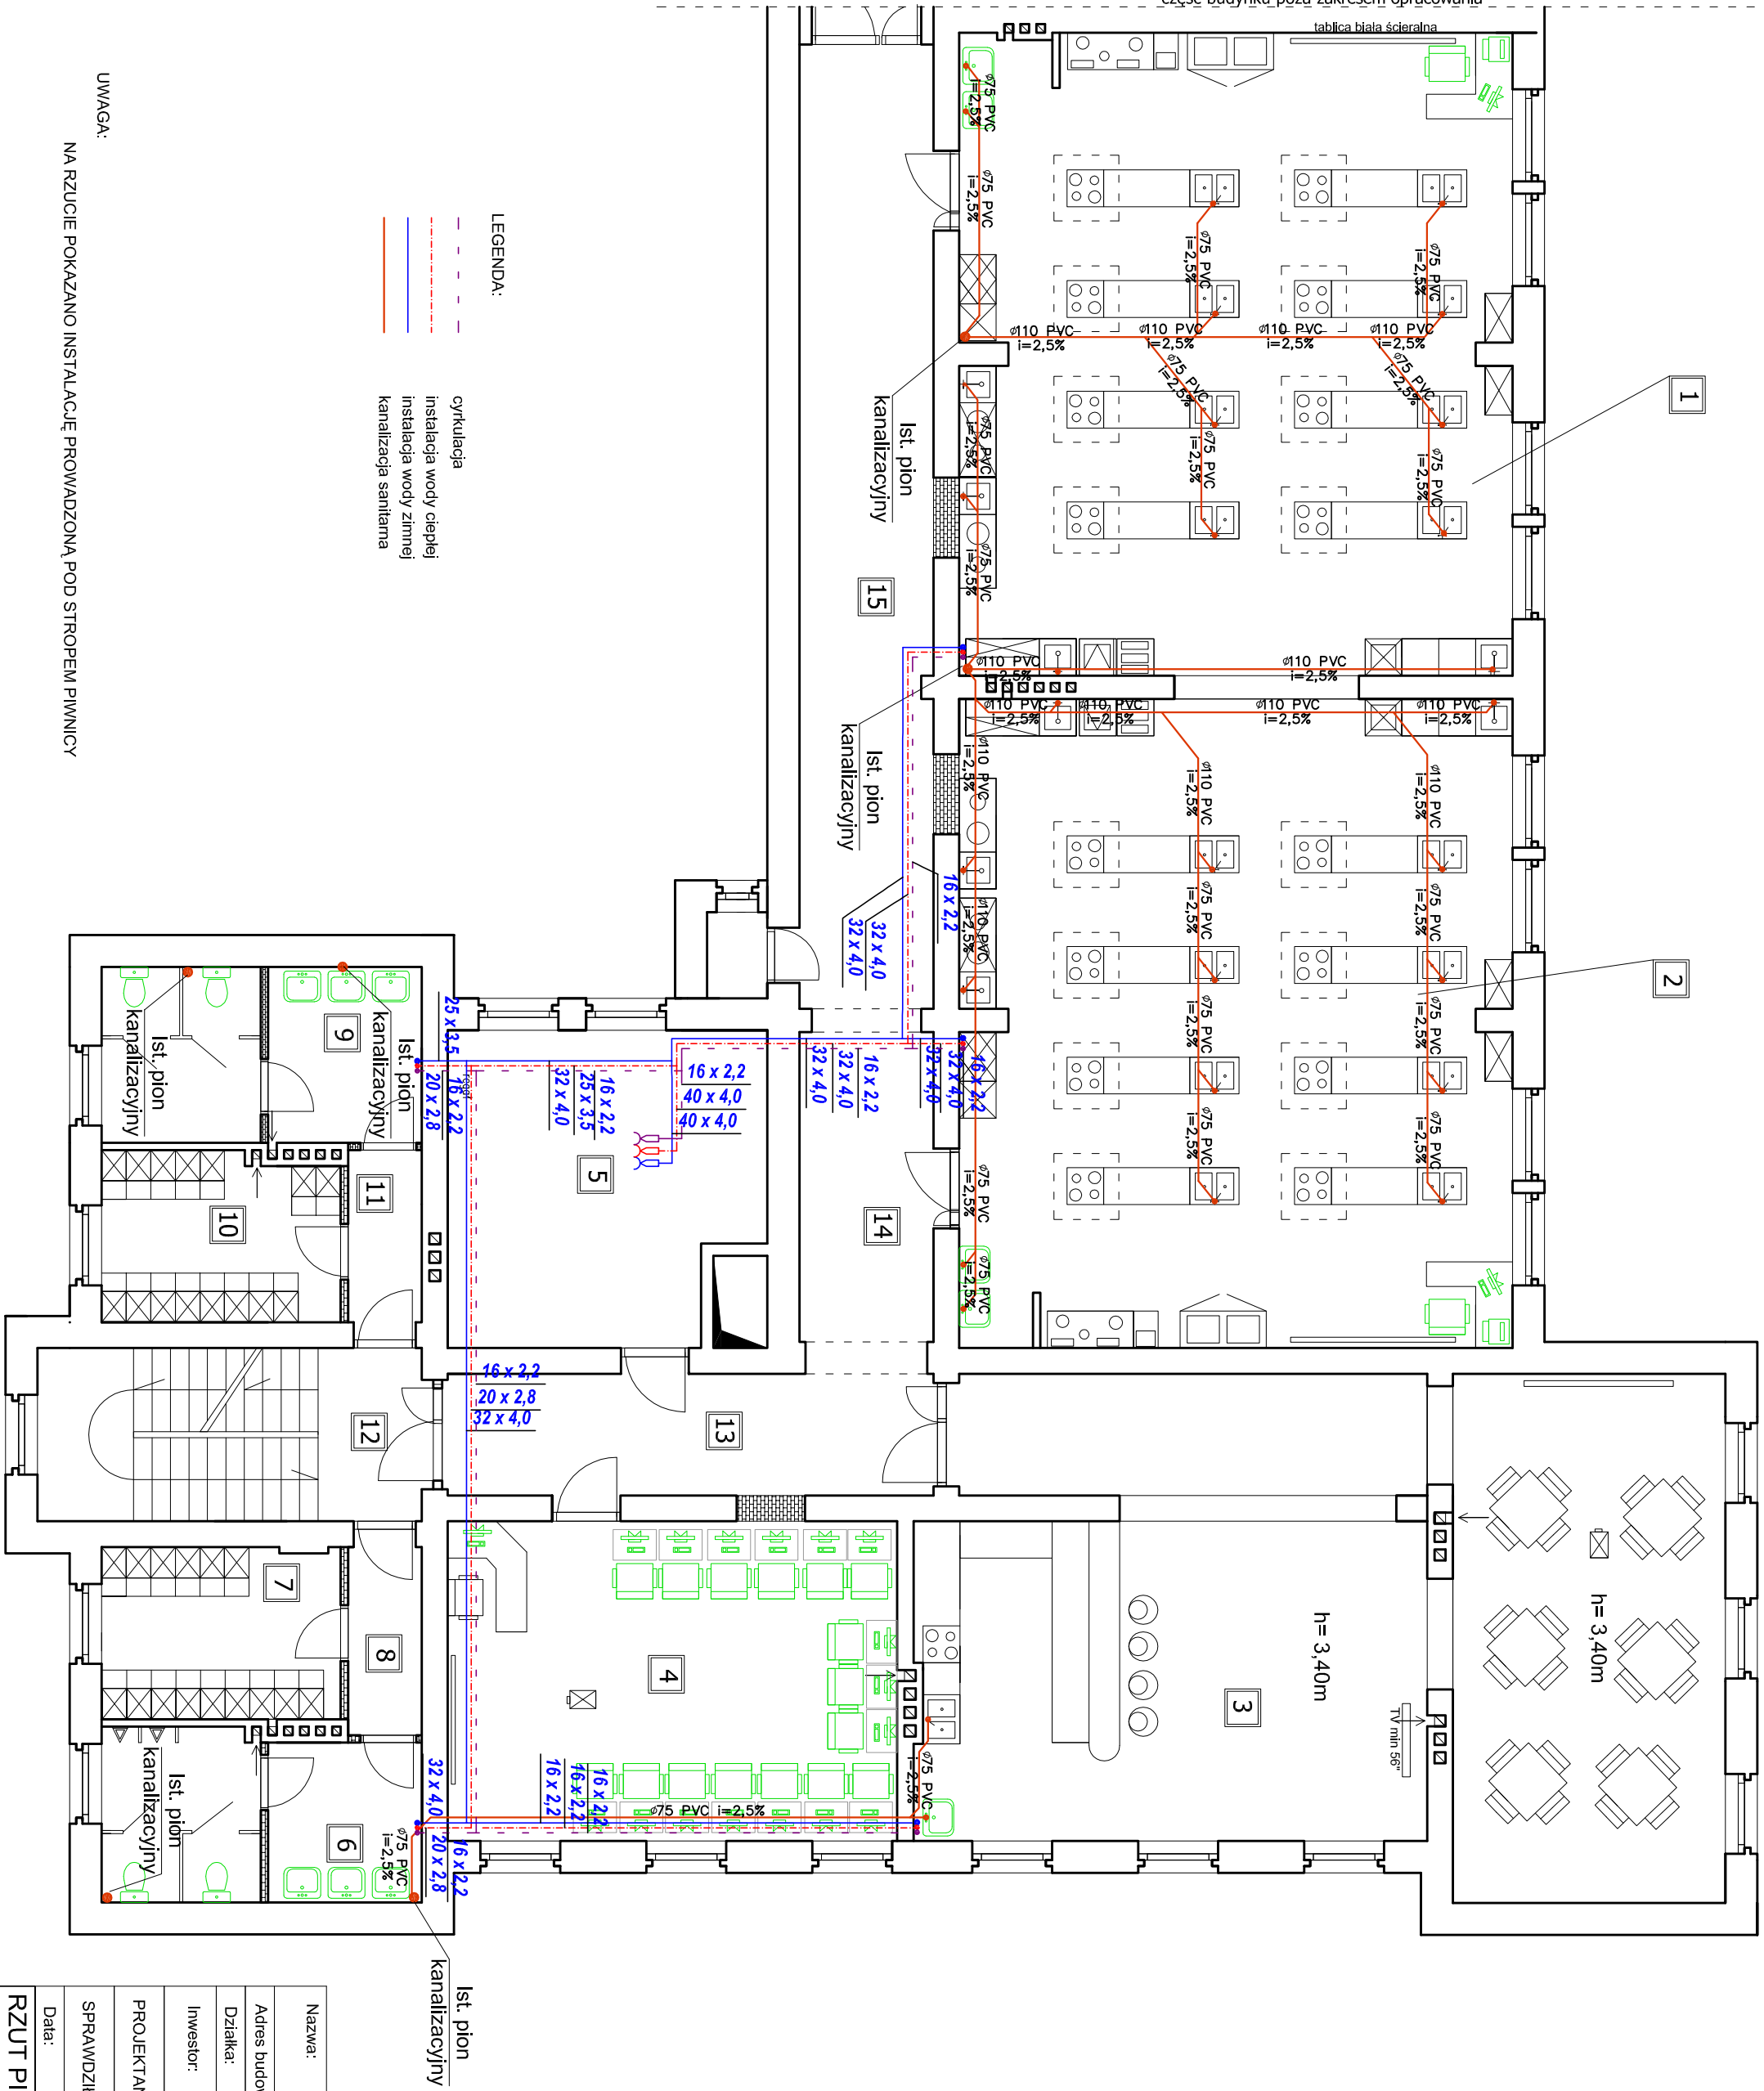

**LEGENDA:**

- - - - - cyrkulacja
- (blue) — instalacja wody ciepłej
- (red) — instalacja wody zimnej
- (orange) — kanalizacja sanitarna

**UWAGA:**  
NA RZUCIE POKAZANO INSTALACJĘ PROWADZONĄ POD STROPEM PIWNICY

Nazwa:	PRZEBUDOWA WARSZTATÓW SZKOLNYCH WRAZ Z WYPOSAŻENIEM PRZY ZESPOLIE SZKÓŁ ZAWODOWYCH W SZPROTAWIE
Adres budowy:	woj. lubuskie, Powiat Żagań, Gmina Szprotawa
Działka:	dz. ew. nr 321/1/29
Inwestor:	STAROSTWO POWIATOWE W ŻAGANIU ul. Dworцова 39, 68-100 Żagań
PROJEKTANT:	mgr inż. Barbara Fogel upr. 95/2005/ZG podpis:
SPRAWDZIK:	mgr inż. Agnieszka Maj upr. 28/98/ZG podpis:
Data:	wrzesień 2015
skala 1:100	
<b>RZUT PIĘTRA- INSTALACJA RYS.: IS - 2</b>	
<b>WOD.-KAN.PODSTROPOWA PIWNICY</b>	